


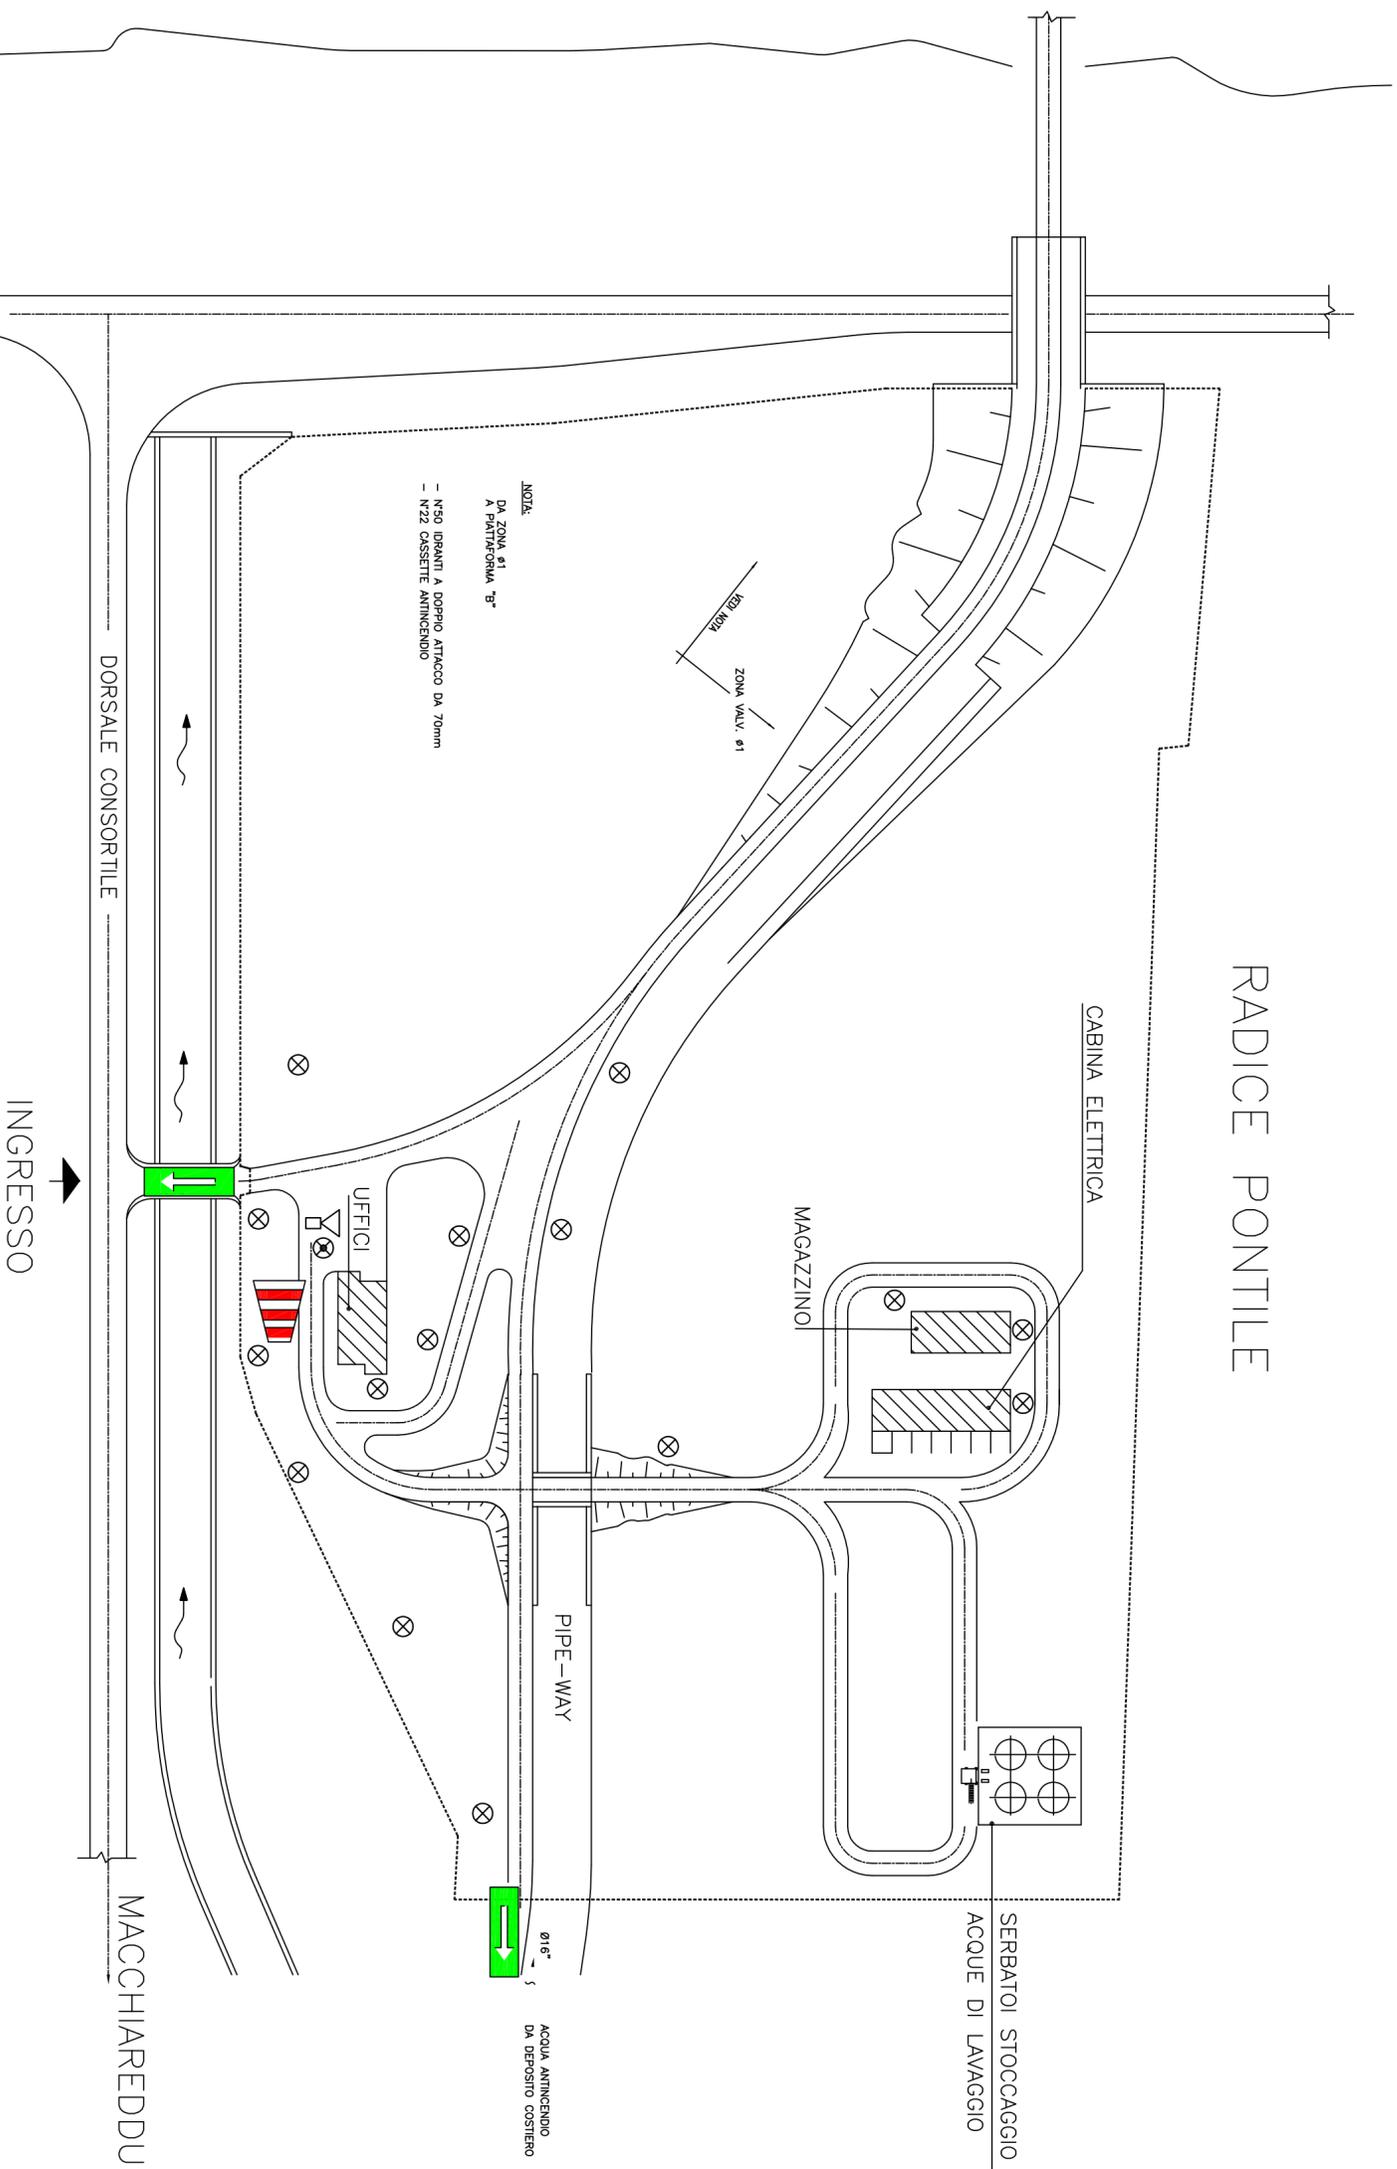

# RADICE PONTILE



LEGENDA SIMBOLI	
	USCITA DI EMERGENZA
	MANICA VENTO
	PUNTO LUCE
	SIRENA
	LUCE DI EMERGENZA

Syndial s.p.a.  
Stabilimento di Assonini (CA)

P.E.E. 2011

Planimetria generale Radice Pontile  
ALLEGATO 4

Scala 1:2000

Febbraio 2011

MAR MEDITERRANEO

SS 195

DORSALE CONSORTILE

INGRESSO

MACCHIAREDDU

NOTA:  
DA ZONA s1  
A PIATTAFORMA "B"  
- N°50 IDRANTI A DOPPIO ATTACCO DA 70mm  
- N°22 CASSETTE ANTINCENDIO

ZONA VALV. s1

CABINA ELETTRICA

MAGAZZINO

PIPE-WAY

SERBATOI STOCCAGGIO  
ACQUE DI LAVAGGIO

ACQUA ANTINCENDIO  
DA DEPOSITO COSTIERO