



SIMBOLOGIA

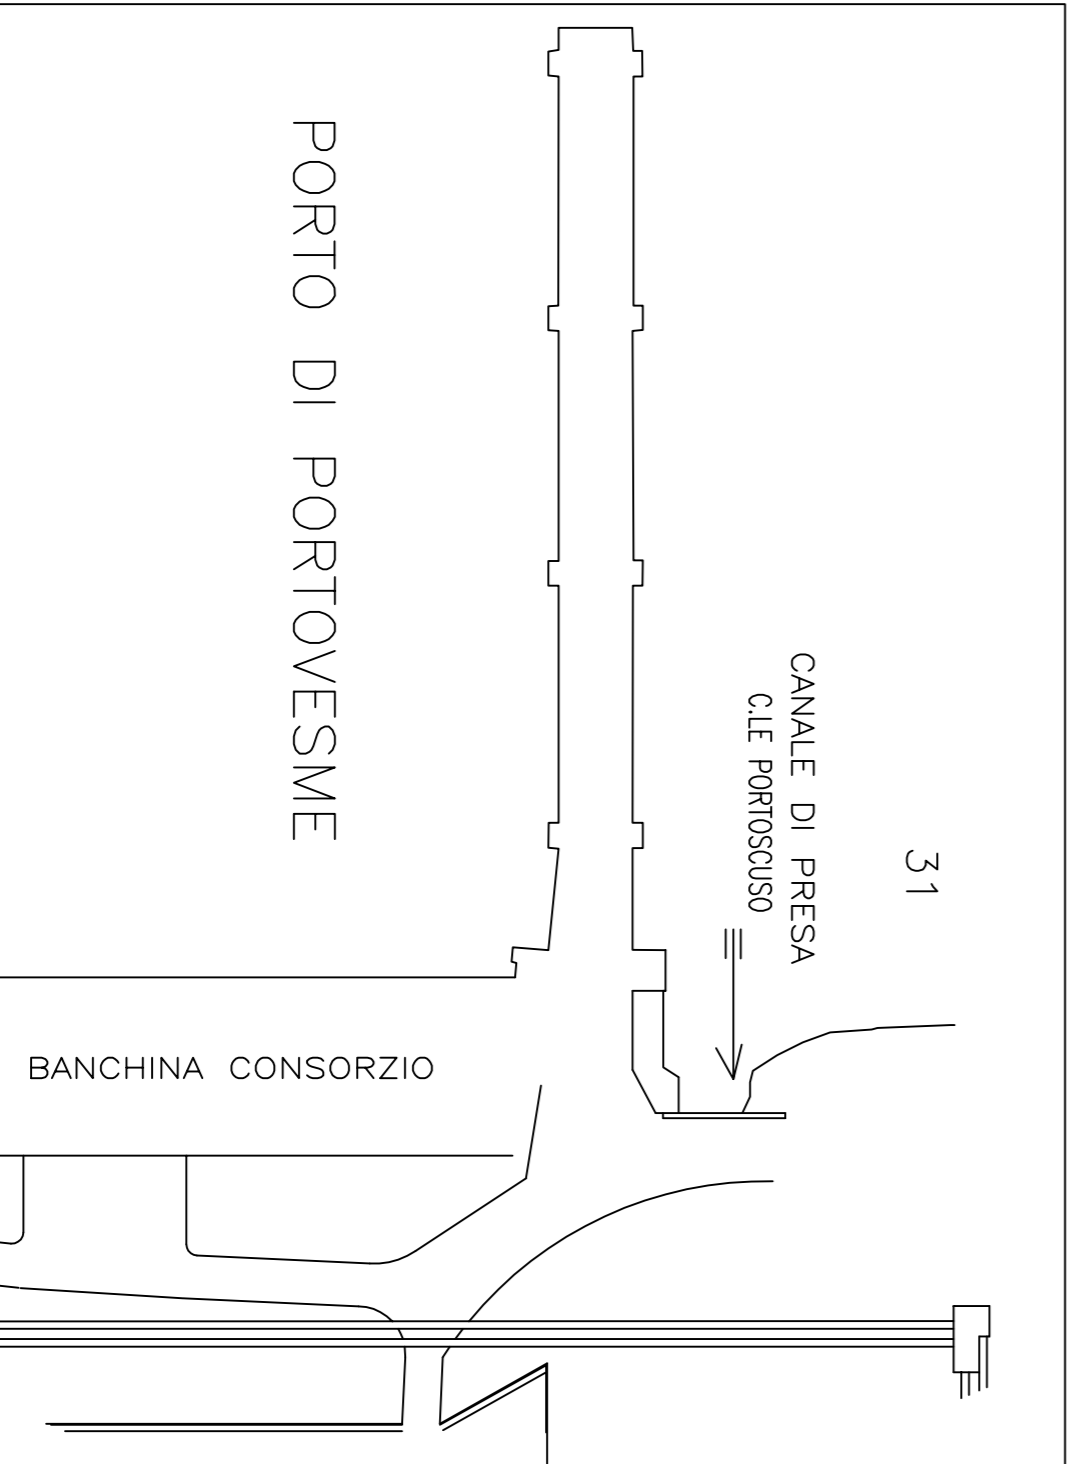

POS.	DESCRIZIONE
1	EDIFICIO SALA MACCHINE GRUPPO 1 E 2
2	EDIFICIO ELETTRICO GRUPPO 1 E 2
3	GENERATORE DI VAPORE GRUPPO 1 160 MW
4	GENERATORE DI VAPORE GRUPPO 2 160 MW
5	EDIFICIO OFFICINE
6	PREFABBRICATO ADIBITO A SPOGLIATOI (opera provvisoria)
7	
8	TETTOIA SERBATOI ACIDO SOLFORICO E SODA
9	DIESEL DI EMERGENZA
10	EDIFICIO POMPE SPINTA NAFTA/GASOLIO
11	R.A. E CONDOTTI ARIA
12	LABORATORIO CHIMICO
13	PREFABBRICATO ADIBITO A MAGAZZINO (opera provvisoria)
14	MAGAZZINO MATERIALI PESANTI
15	DEPOSITO BOMBOLE IDROGENO
16	SERBATOIO O.C.D.
17	SERBATOIO GASOLIO
18	CONDOTTI FUMI E CAMINI
19	TETTOIA PARCHEGGIO AUTOMOBILI (opera provvisoria)
20	PREFABBRICATO ADIBITO AD UFFICI (opera provvisoria)
21	GUARDIOLA CTE
22	SERBATOIO DA 1000 mc ACQUE ACIDE
23	SERBATOIO DA 300 mc
24	EDIFICIO POMPE ANTINCENDIO
25	EDIFICIO POMPE TRASFERIMENTO COMBUSTIBILE
26	SERBATOIO ACQUA ANTINCENDIO
27	VASCA SEPARAZIONE OLIO
28	SERBATOIO ACQUA DISTILLATA
29	SERBATOIO OLIO FLUIDO SPAZZAMENTO OLEODOTTO (DISMESSO)
30	SERBATOIO STOCCAGGIO OLIO COMBUSTIBILE
31	OPERA DI PRESA ACQUA MARE (IN AREA PORTO DI PORTOVESME)
32	EDIFICIO POMPE ACQUA DI RAFFREDDAMENTO (IN AREA ADIACENTE CTE SUECIS)
33	DEPOSITO OLI E LUBRIFICANTI (AREA ADIACENTE CTE SUECIS)
34	VASCA DI RESTITUZIONE ACQUA DI RAFFREDDAMENTO
35	DEPOSITO GENERI
36	LOCALE GAS COMPRESSI
37	DEPOSITO RIFIUTI NON PERICOLOSI
38	DEPOSITO RIFIUTI PERICOLOSI
39	DEPOSITO OLI ESAUSTI
40	SERBATOIO DIESEL EMERGENZA

Soglie di danno kW/mg	Distanze interno edificio (m)
37,5	0
12,5	16,6
5	26,7
3	34,5

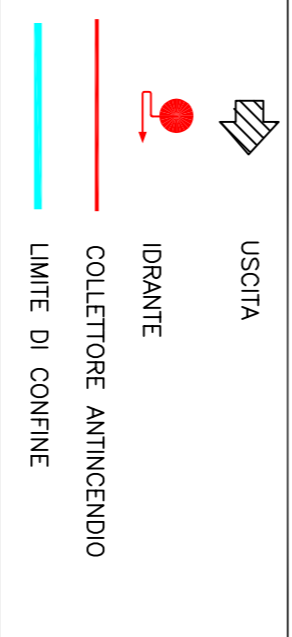

Enel
PDT-SAR
 Ingegneria Implantistica

Centrali Termoelettrica
PORTOSCUSO

Objetto PLANIMETRIA GENERALE
AREE DI DANNO
TOP3: Incendio riscaldatori

Rev.	Data	Esecutore	Approvazione
0	12.01.99		

Scala 1:1000 File DS 104 Foglio 1 di 1