



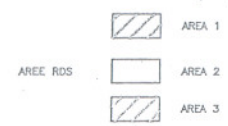

STRADA ESTERNA ENEL

STRADA ESTERNA ENEL

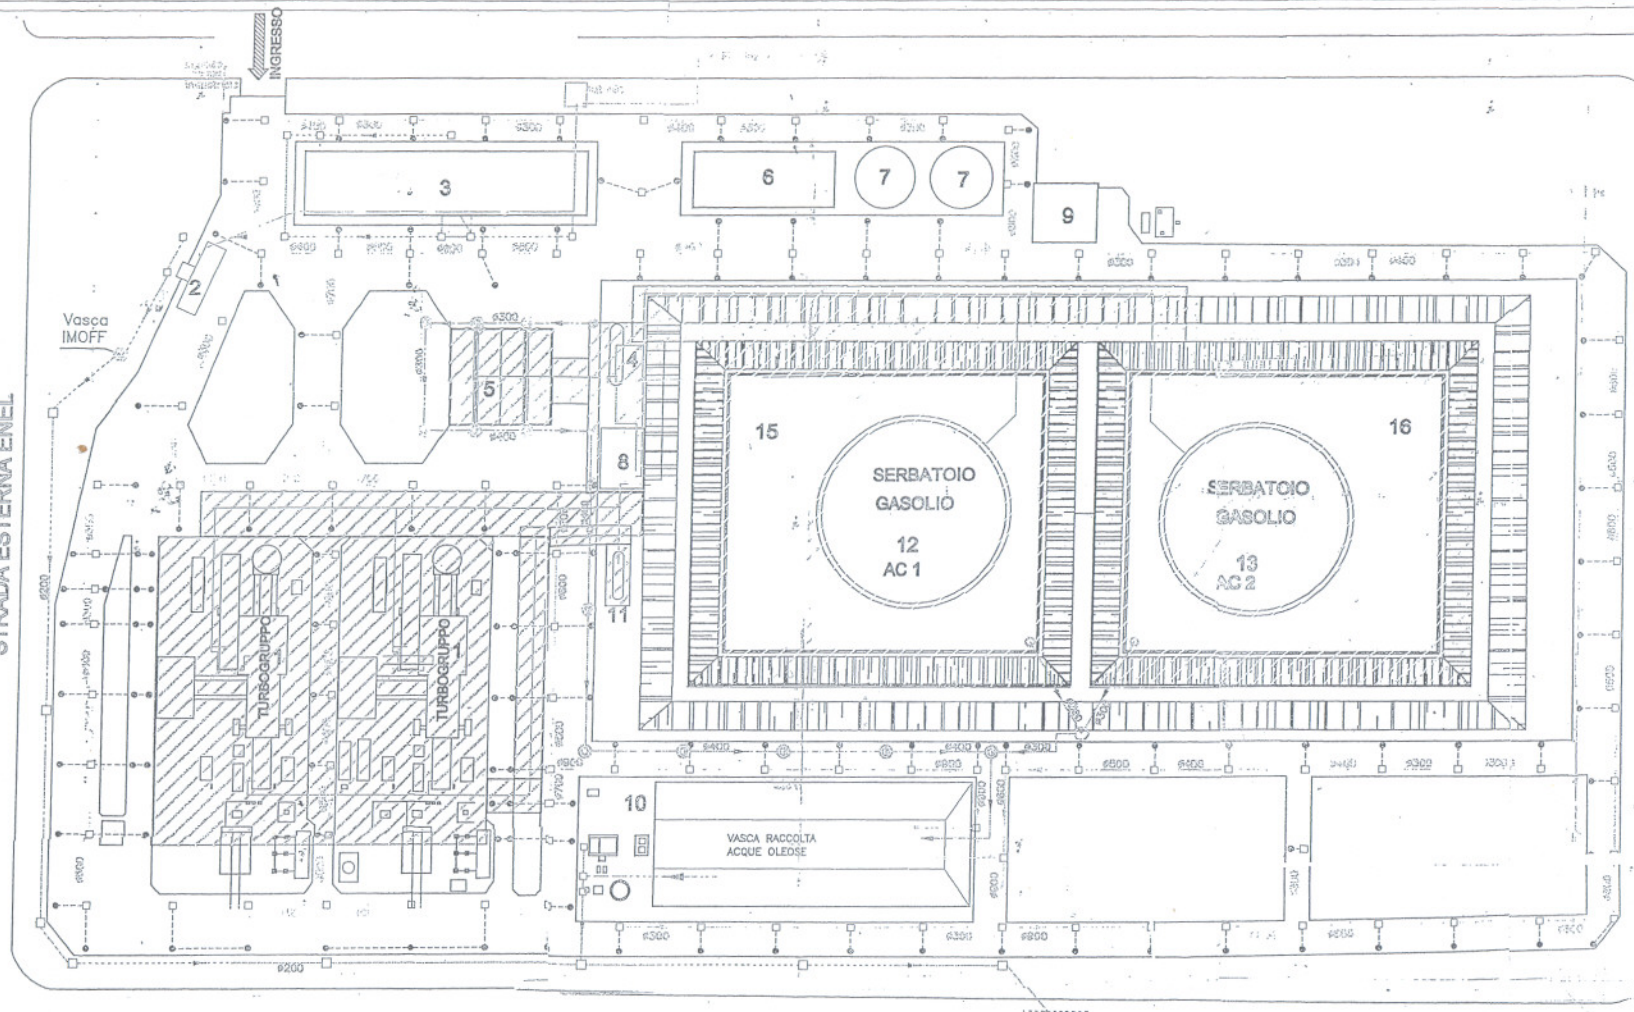

Recinzione Centrale Turbogas

Acqua potabile e Industriale	
Fognatura bianca	☒ Pozzetto con caditoie
	● Caditoie
	— Tubazione
Fognatura biologica	☐ Pozzetto con caditoie
	— Tubazione
Fognatura Industriale	☐ Pozzetto con caditoie
	⊗ Pozzetto senza caditoie
	— Tubazione

LEGENDA

1	GRUPPI TURBOGAS
2	PIENA A PONTE
3	FONDO SERBATOI ESERCIZIO
4	SERBATOIO INTERMEDIO GASOLIO (mc 100)
5	RAMPE DI SCARICO GASOLIO
6	EDIFICIO ANTINCENDIO
7	SERBATOI ACQUA ANTINCENDIO
8	POMPE TRASFERIMENTO GASOLIO
9	DEPOSITO LUBRIFICANTI
10	IMPIANTO TRATTAMENTO ACQUE
11	SERBATOIO DI SERVIZIO (mc 50)
12	SERBATOIO STOCCAGGIO GASOLIO 15.000 MC AC 1
13	SERBATOIO STOCCAGGIO GASOLIO 15.000 MC AC 2
15	BACINO DI CONTENIMENTO GASOLIO AC 1
16	BACINO DI CONTENIMENTO GASOLIO AC 2

vasca venturi e pozzetto prelievi
SF1
al collettore di fogna del consorzio



Unità servizi Tecnici di Firenze
Sede di Cagliari

Scala 1:1000

ALLEGATO B 21			
Rev.	Data	Esecutore	Approvazione
0	21.08.01		
Comune di		ASSEMINI	
Impianto		Centrale Turbogas Assemini	
Oggetto		PLANIMETRIA GENERALE	
		RETE FOGNARIA	
Disegno n°		Foglio	
316		1 di 1	