


LEGENDA

- A) — IDRANTI
- SARACINESCHE D'INTERCETTAZIONE
- B) — ESTINTORE PORTATILE A POLVERE DA KG6
- C) — ESTINTORE CARRELLATI A POLVERE DA KG50

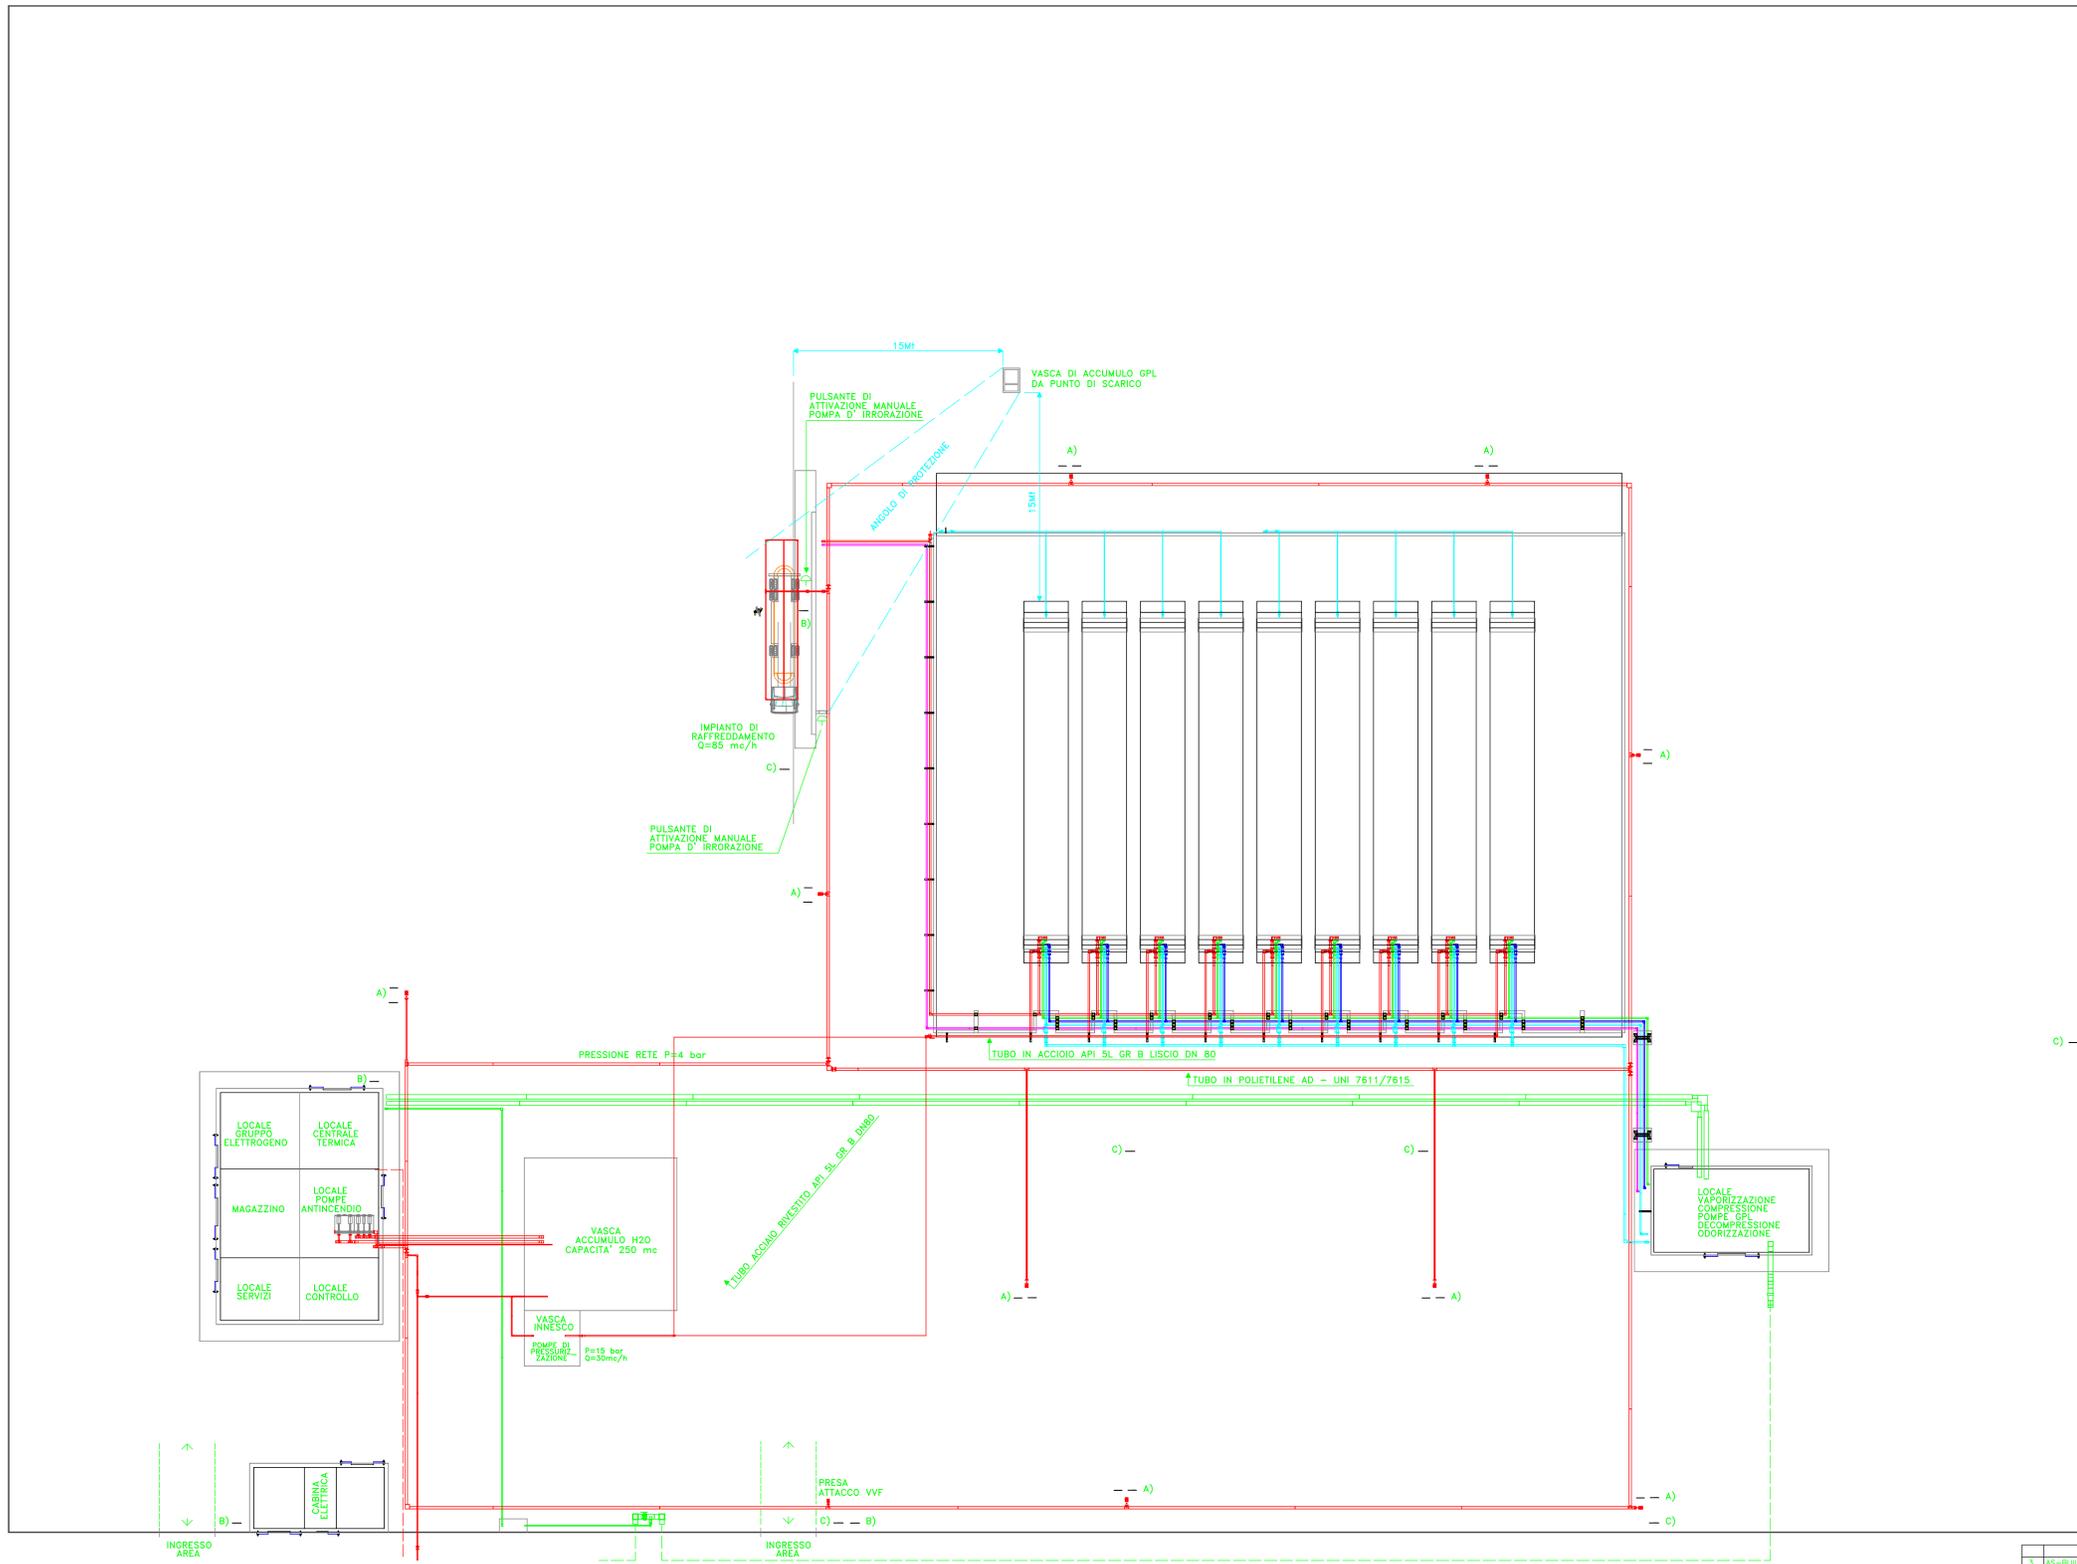

concessionaria del servizio di distribuzione del gas in Cagliari

COMUNE DI CAGLIARI
PROVINCIA DI CAGLIARI

IMPIANTO DI DISTRIBUZIONE GAS
NEL TERRITORIO COMUNALE

CENTRALE DI STOCCAGGIO E VAPORIZZAZIONE
NELL'AREA INDUSTRIALE CASIC - COMUNE DI ASSEMINI

PG 0197-07
RS 20/04/98
RS
8E
RS25/01/01

PLANIMETRIA UBICAZIONE ESTINTORI ED IDRANTI
scala 1:150

Progettazione: UFFICIO TECNICO CONSOGOP
INGEGNERI EUGENIO E LINO FOSCHI S.A.S.

REV.	DESCRIZIONE / Azioni	DATA	ELABORATO	CONTROLLATO	APPROVATO	NOTE
3	AS-BUILT	22.01.01				
2	MODIFICHE CAPO COMMESSA	29.06.00				
1	IRRORAZIONE TUBAZ. PRELIEVO SERB.	25.08.99				
0	PROGETTO ESECUTIVO	30.06.99				

		ISGAS s.c.a.r.l. CAGLIARI	
VIA GARIBOLDI 4450 CONCORDIA A.S. TEL. 0429/54545 FAX 0429/54545		CENTRALE DI STOCCAGGIO E VAPORIZZAZIONE G.P.L.	
CODICE FISCALE 0110212		AREA DI STOCCAGGIO PIANTA GENERALE IMPIANTO ANTINCENDIO	
Foglio 1/50	Foglio 212/214003.010	Foglio 1/5	Foglio 1/5
212/214003	212/214003	1/5	1/5