

**Comune di Carinara
(Provincia di Caserta)**



OGGETTO: Riesame 2016 del RAPPORTO DI SICUREZZA (art.15 D.Lgs 105/2015) per l'impianto di stoccaggio, travaso GPL delle AVERSANA PETROLI S.r.l.

LOCALITA': AGGLOMERATO INDUSTRIALE AVERSA NORD, ZONA ASI -81032 Carinara (CE)

RICHIEDENTE: AVERSANA PETROLI S.r.l.

Legenda **Tavola 7 di 10** **Scala**

●	Zone di Rispetto	1:500
●	Viabilità e segnaletica di sicurezza interna	1:500

Data: 10/07/2016 **Revisione:** 01 **Livello Progetto:** Definitivo **Stato Progetto:** Riesame Rapporto di Sicurezza 2016

Il Gestore: **Estensore RDS:** ing. Massimo Mauro




Aversana Petroli S.r.l.
Viale della Libertà, 156
-81031 - AVERSA (CE)
Telefono (081) 8921761
FAX (081) 8924888
P.IVA 00230440612





Engineering Organization Safety Scarr.
Via Solofrana, 29 - 80070 - Pozzuoli (NA)
Tel. +39081587216 - Fax +39081587216
E-mail info@eoss-ingpu
E-mail cert. eossengineering@pec.it

ZONA DI RISPETTO

Zone di Rispetto (scala 1:500)

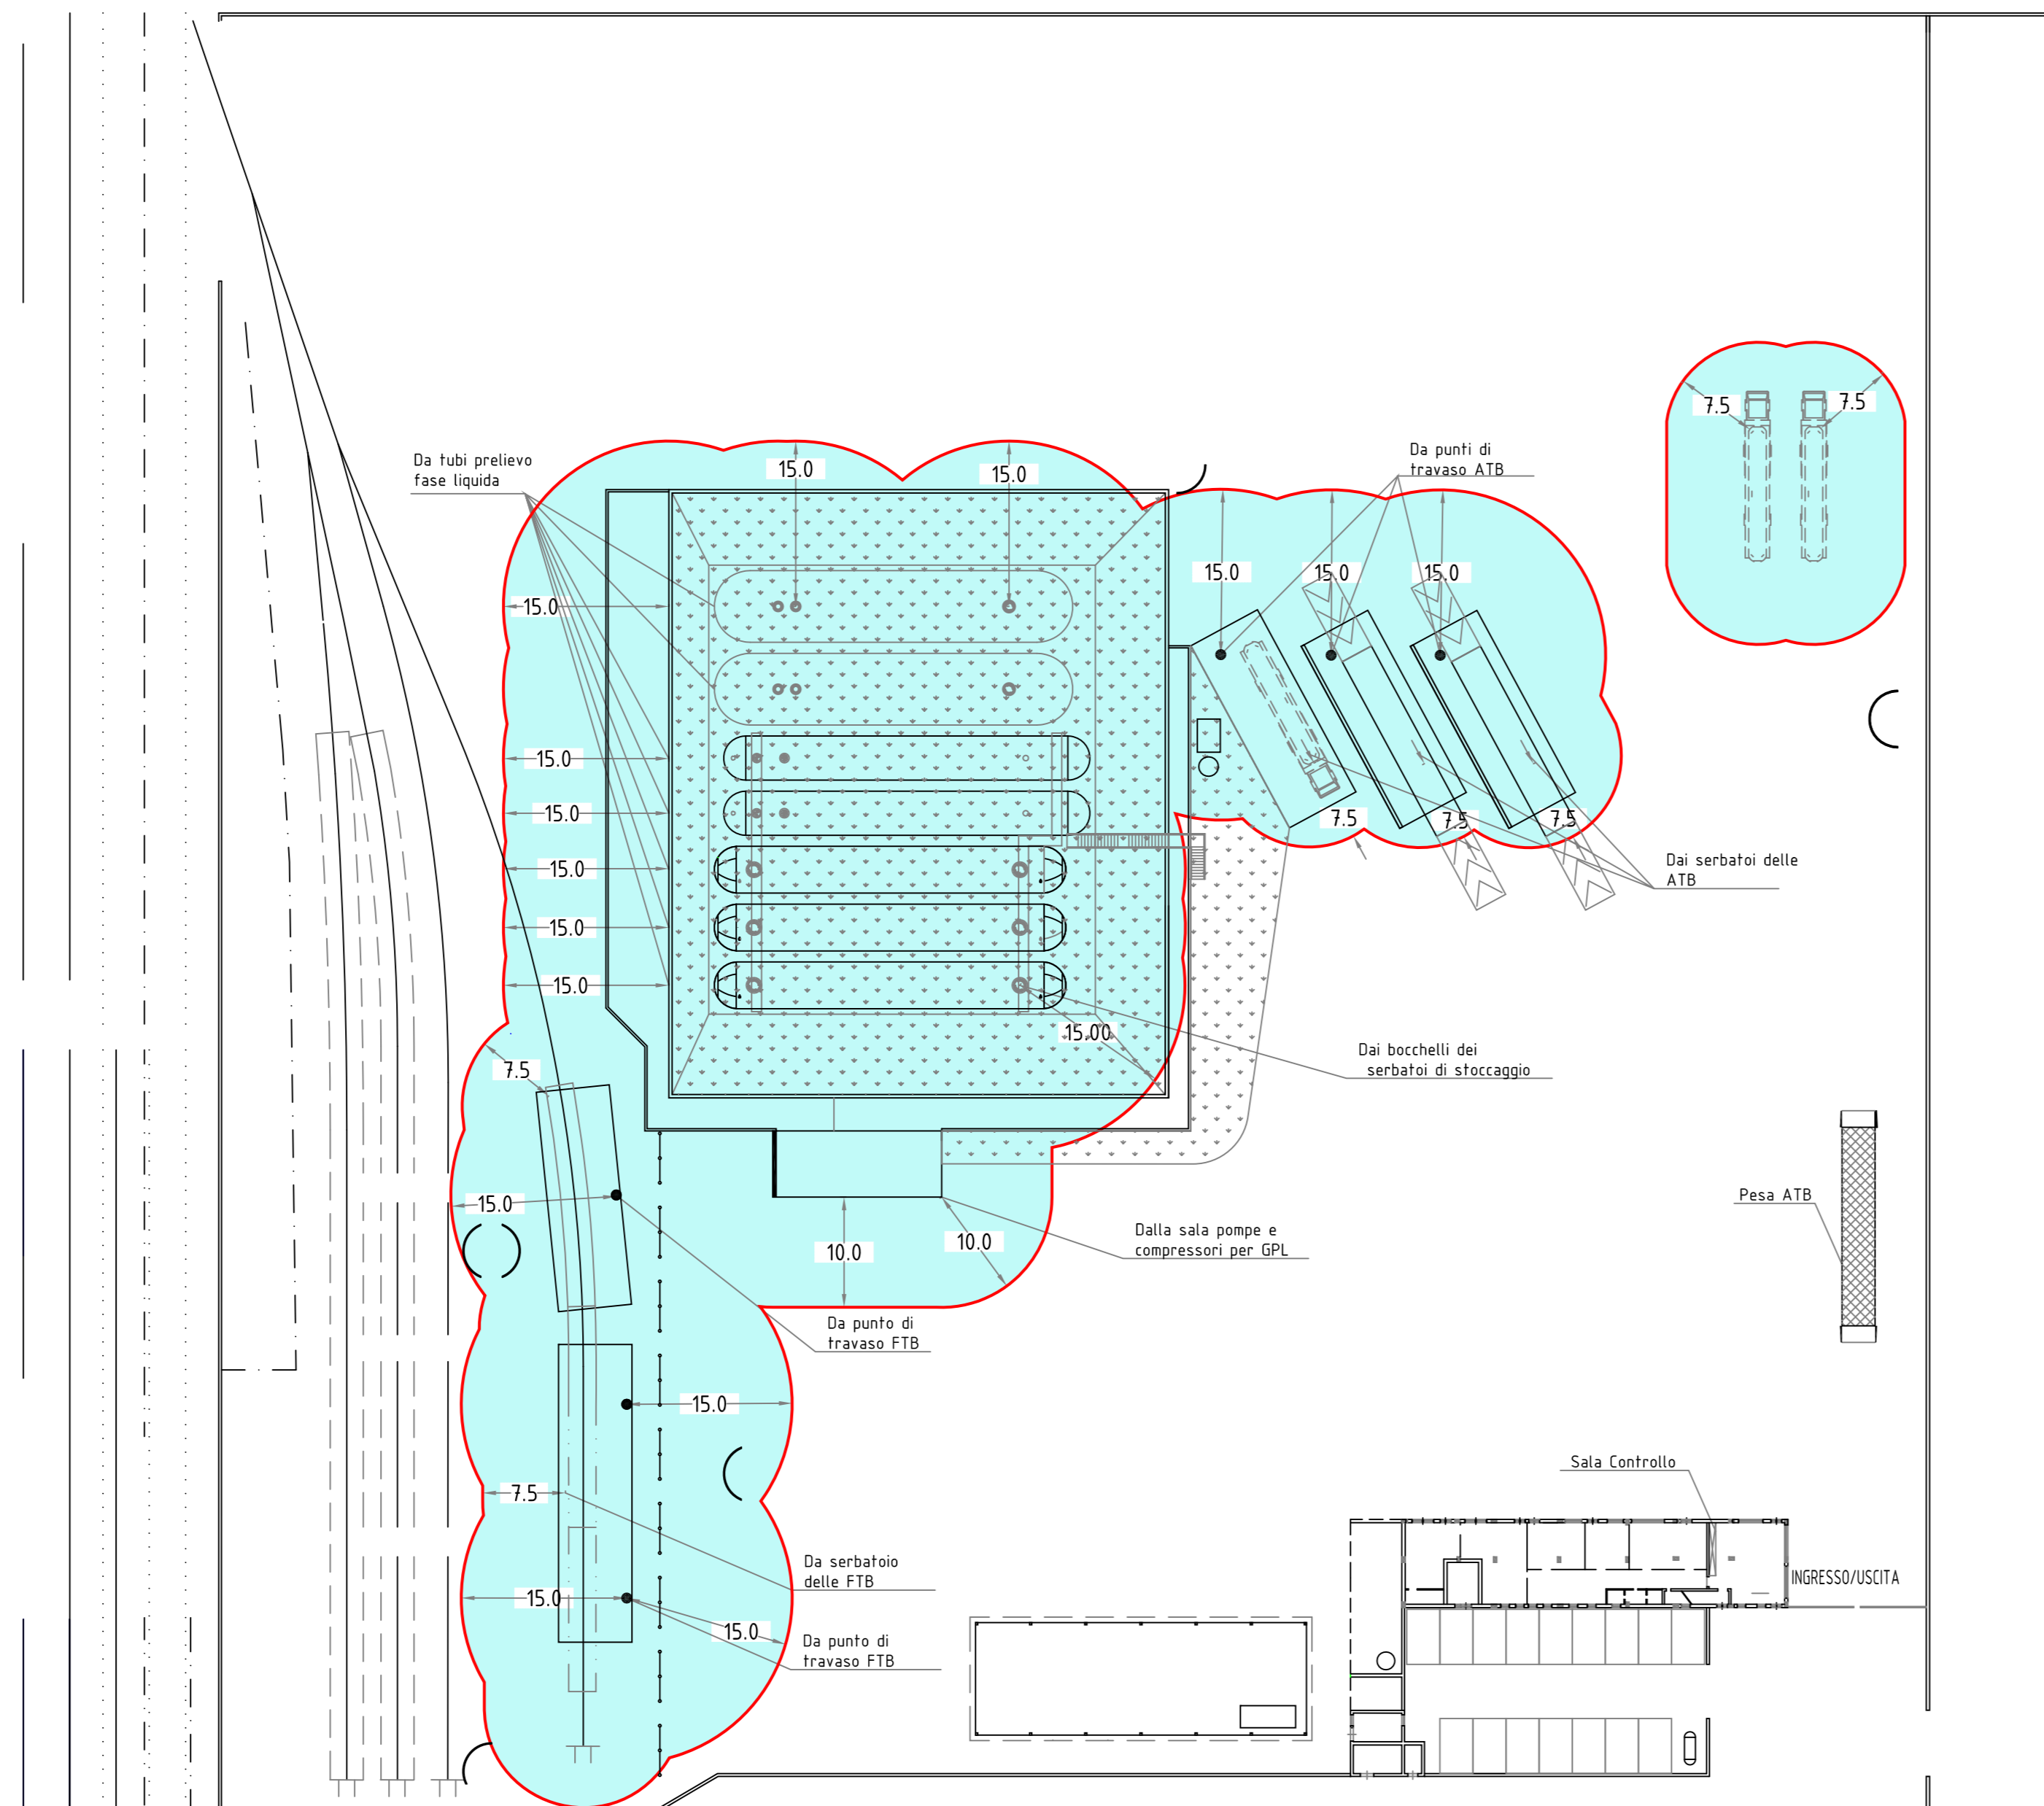

Viabilità e segnaletica di sicurezza interna (scala 1:500)

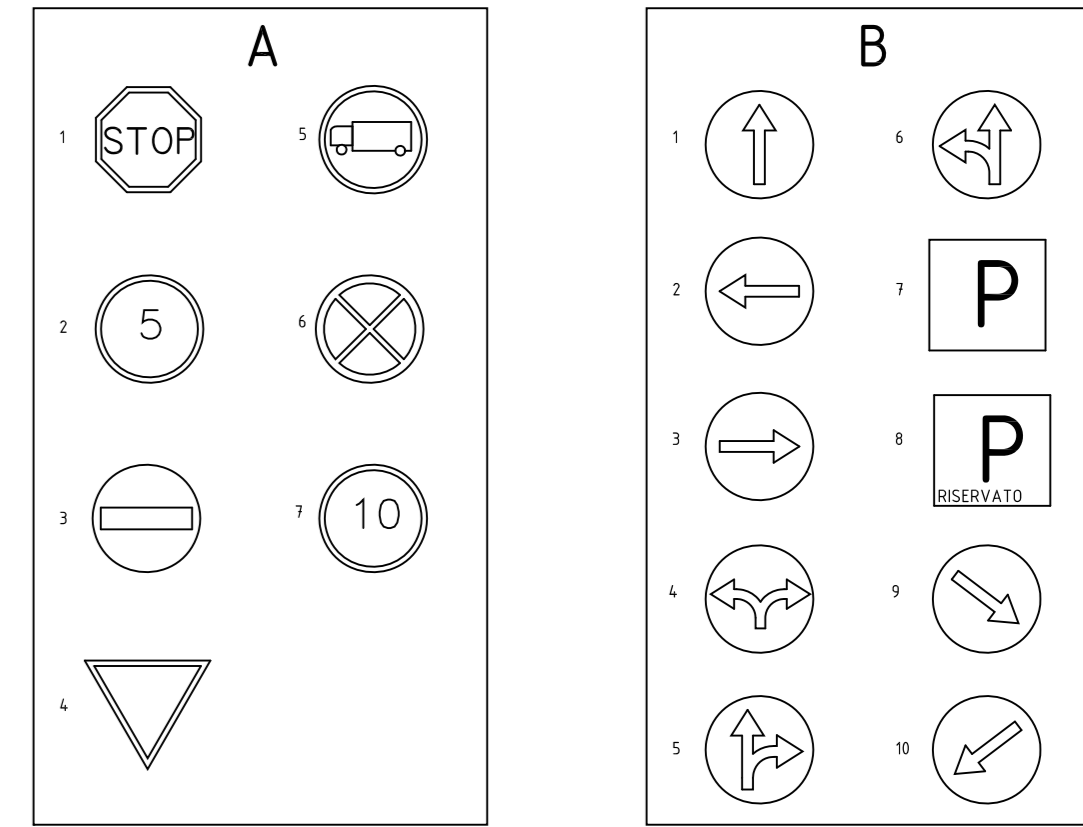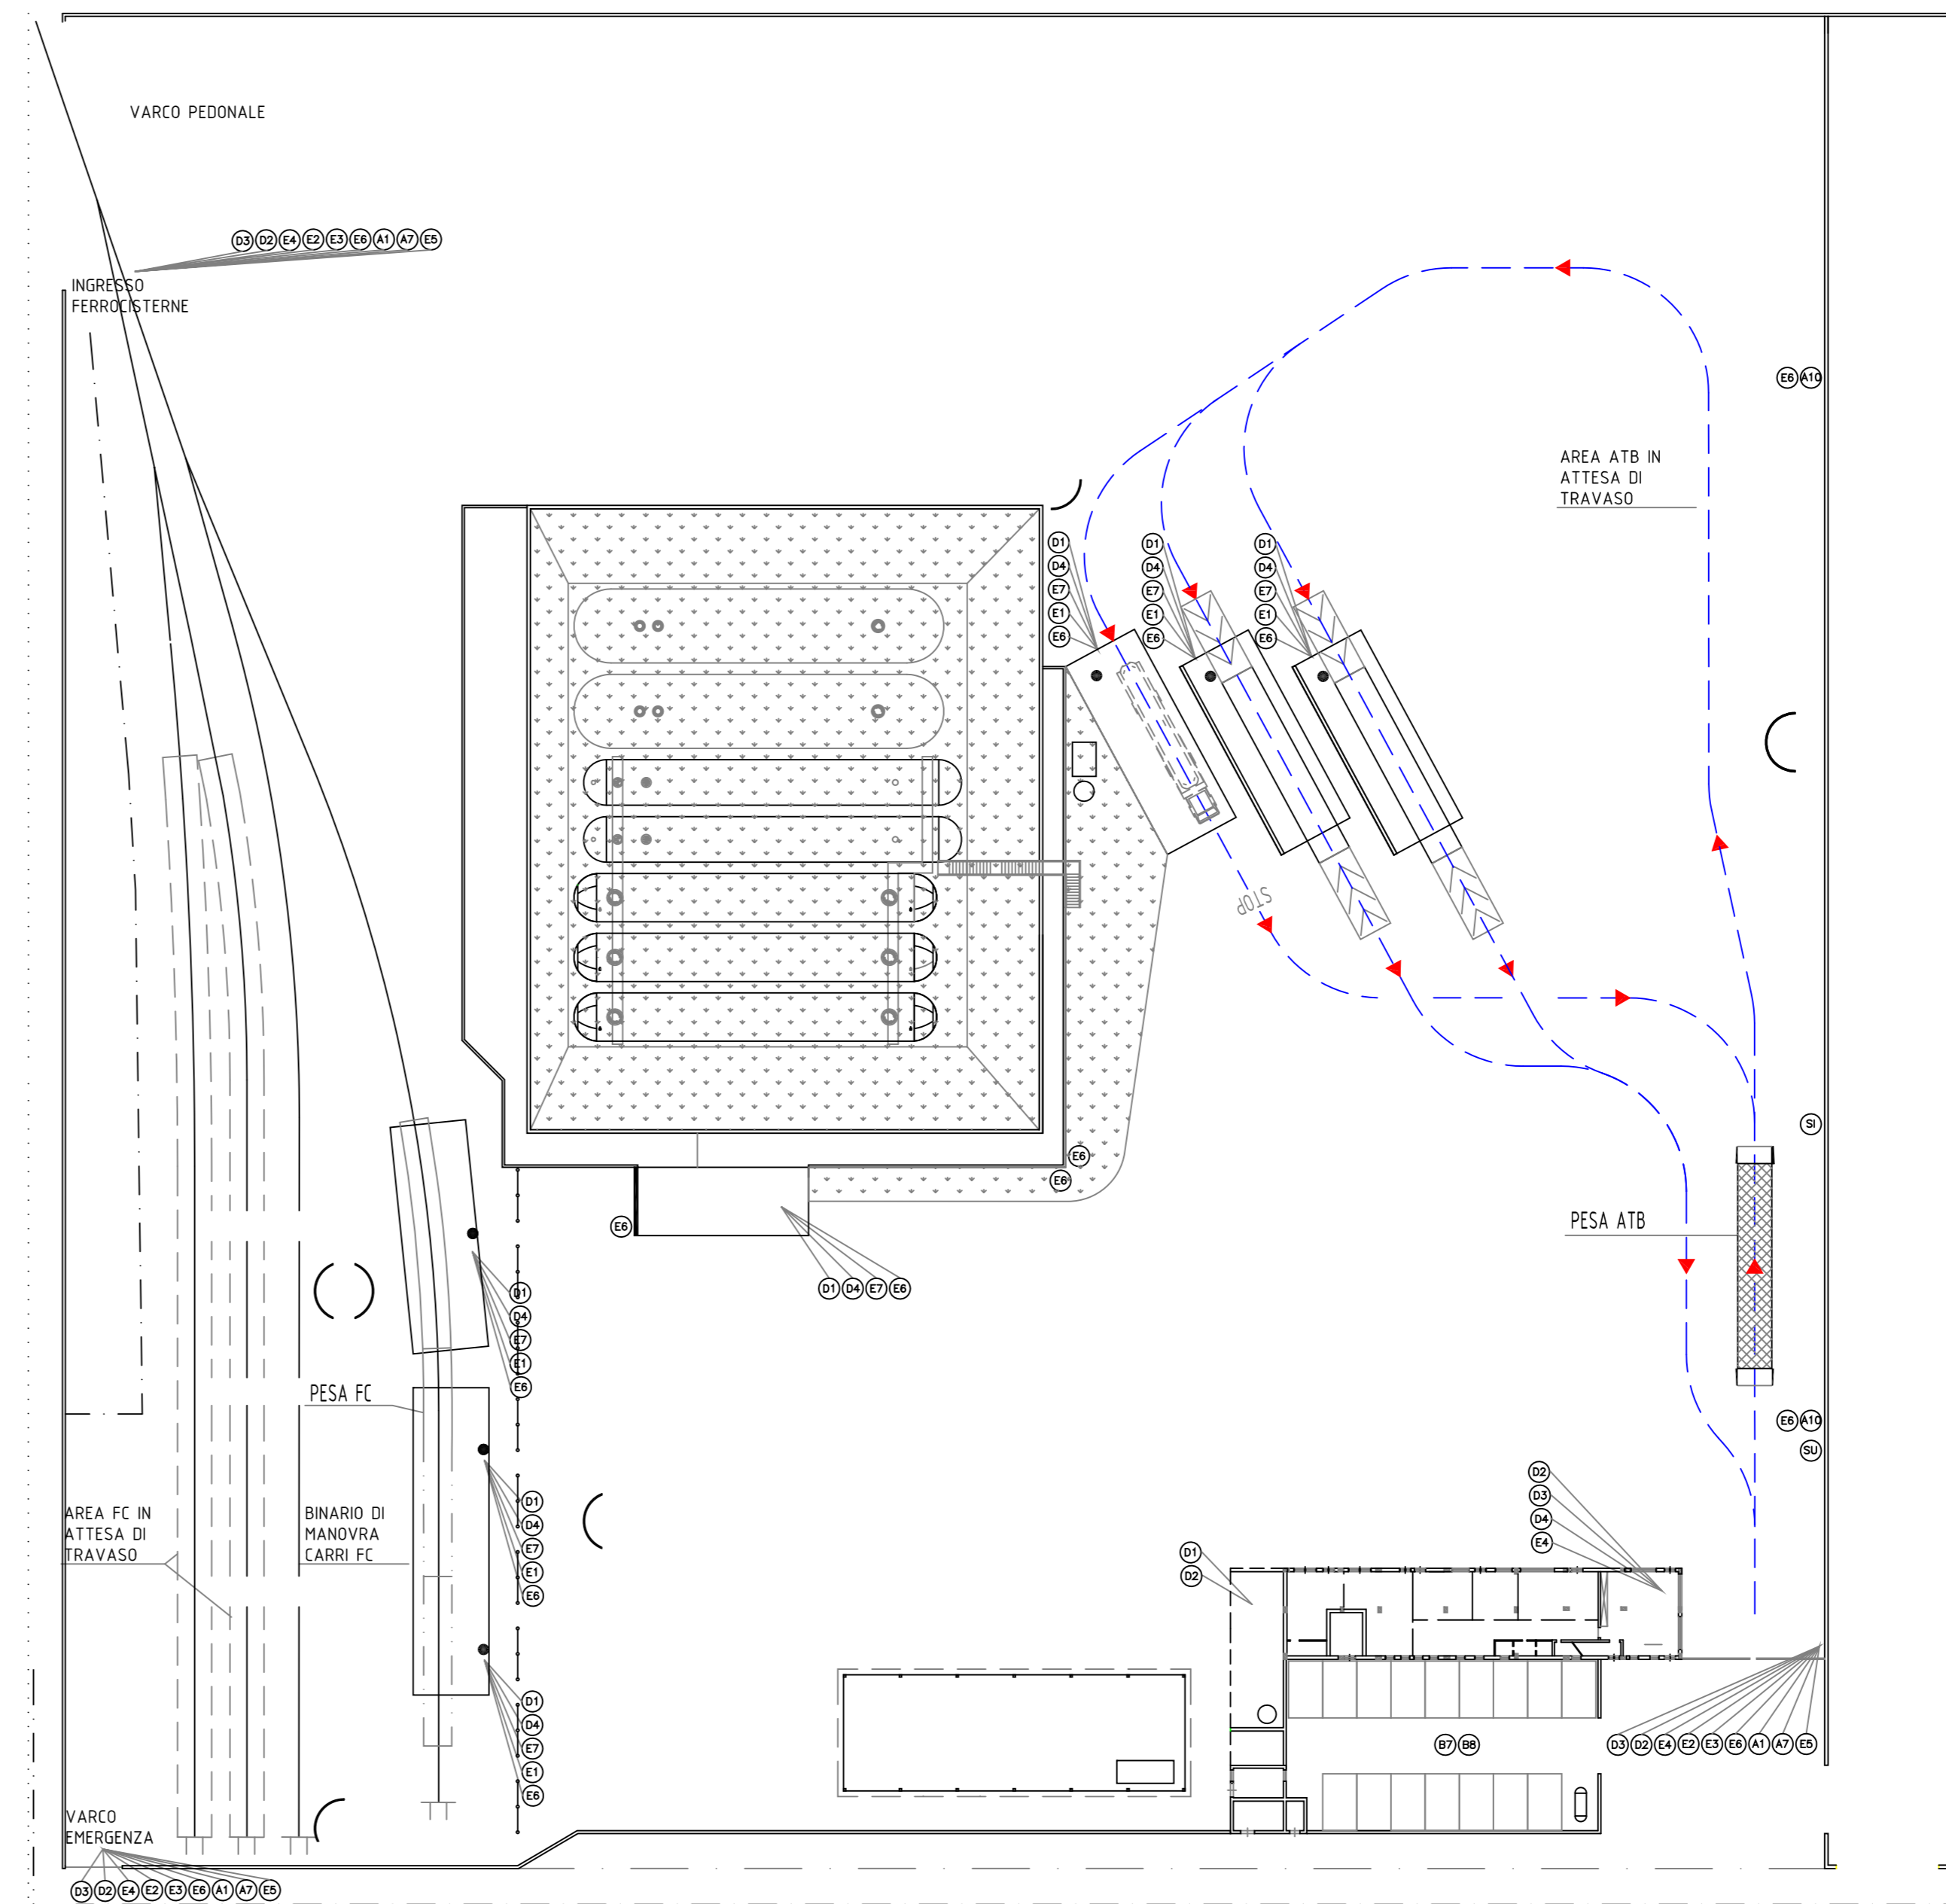

- E**
SCRITTE IN BIANCO SU FONDO AZZURRO
- | | |
|---|---|
| 1
COMPORTAMENTI E NORME DA SEGUIRE PER EFFETTUARE I TRASFER. DI GPL | 2
E' OBBLIGATORIO APPLICARE IL TAGLIA FIAMMA AL TUBO DI SCAPPAMENTO DEGLI AUTOMEZZI IN ENTRATA |
| 3
PRIMA DI ENTRARE IN STABILIMENTO E' OBBLIGATORIO DEPOSITARE: ACCENDINI, ARMI E OGNI OGGETTO CHE POSSA DETERMINARE SCINTILLE O FIAMME | 4
REGOLAMENTO INTERNO DI SICUREZZA |
| 5
USARE ATTREZZI ANTISCINTILLA | 6
INGRESSO RISERVATO AI MEZZI DIRETTI ALLO STABILIMENTO |
| 7
ISTRUZ. PER L'USO DELLA BOMBOLA | 8
VIETATO FUMARE e/o USARE FIAMME LIBERE |

- D**
- | | |
|--------------------------------------|---------------------------|
| 1
COLORI DISTINTIVI PER TUBAZIONI | 2
IMPIANTO ANTINCENDIO |
| 3
AREA DI IMPIANTO | 4
SCHEMA DI FLUSSO |

- SI** SEMAFORO IN INGRESSO ABILITATO DALLA SALA CONTROLLO
- SU** SEMAFORO IN USCITA ABILITATO DALLA SALA CONTROLLO